

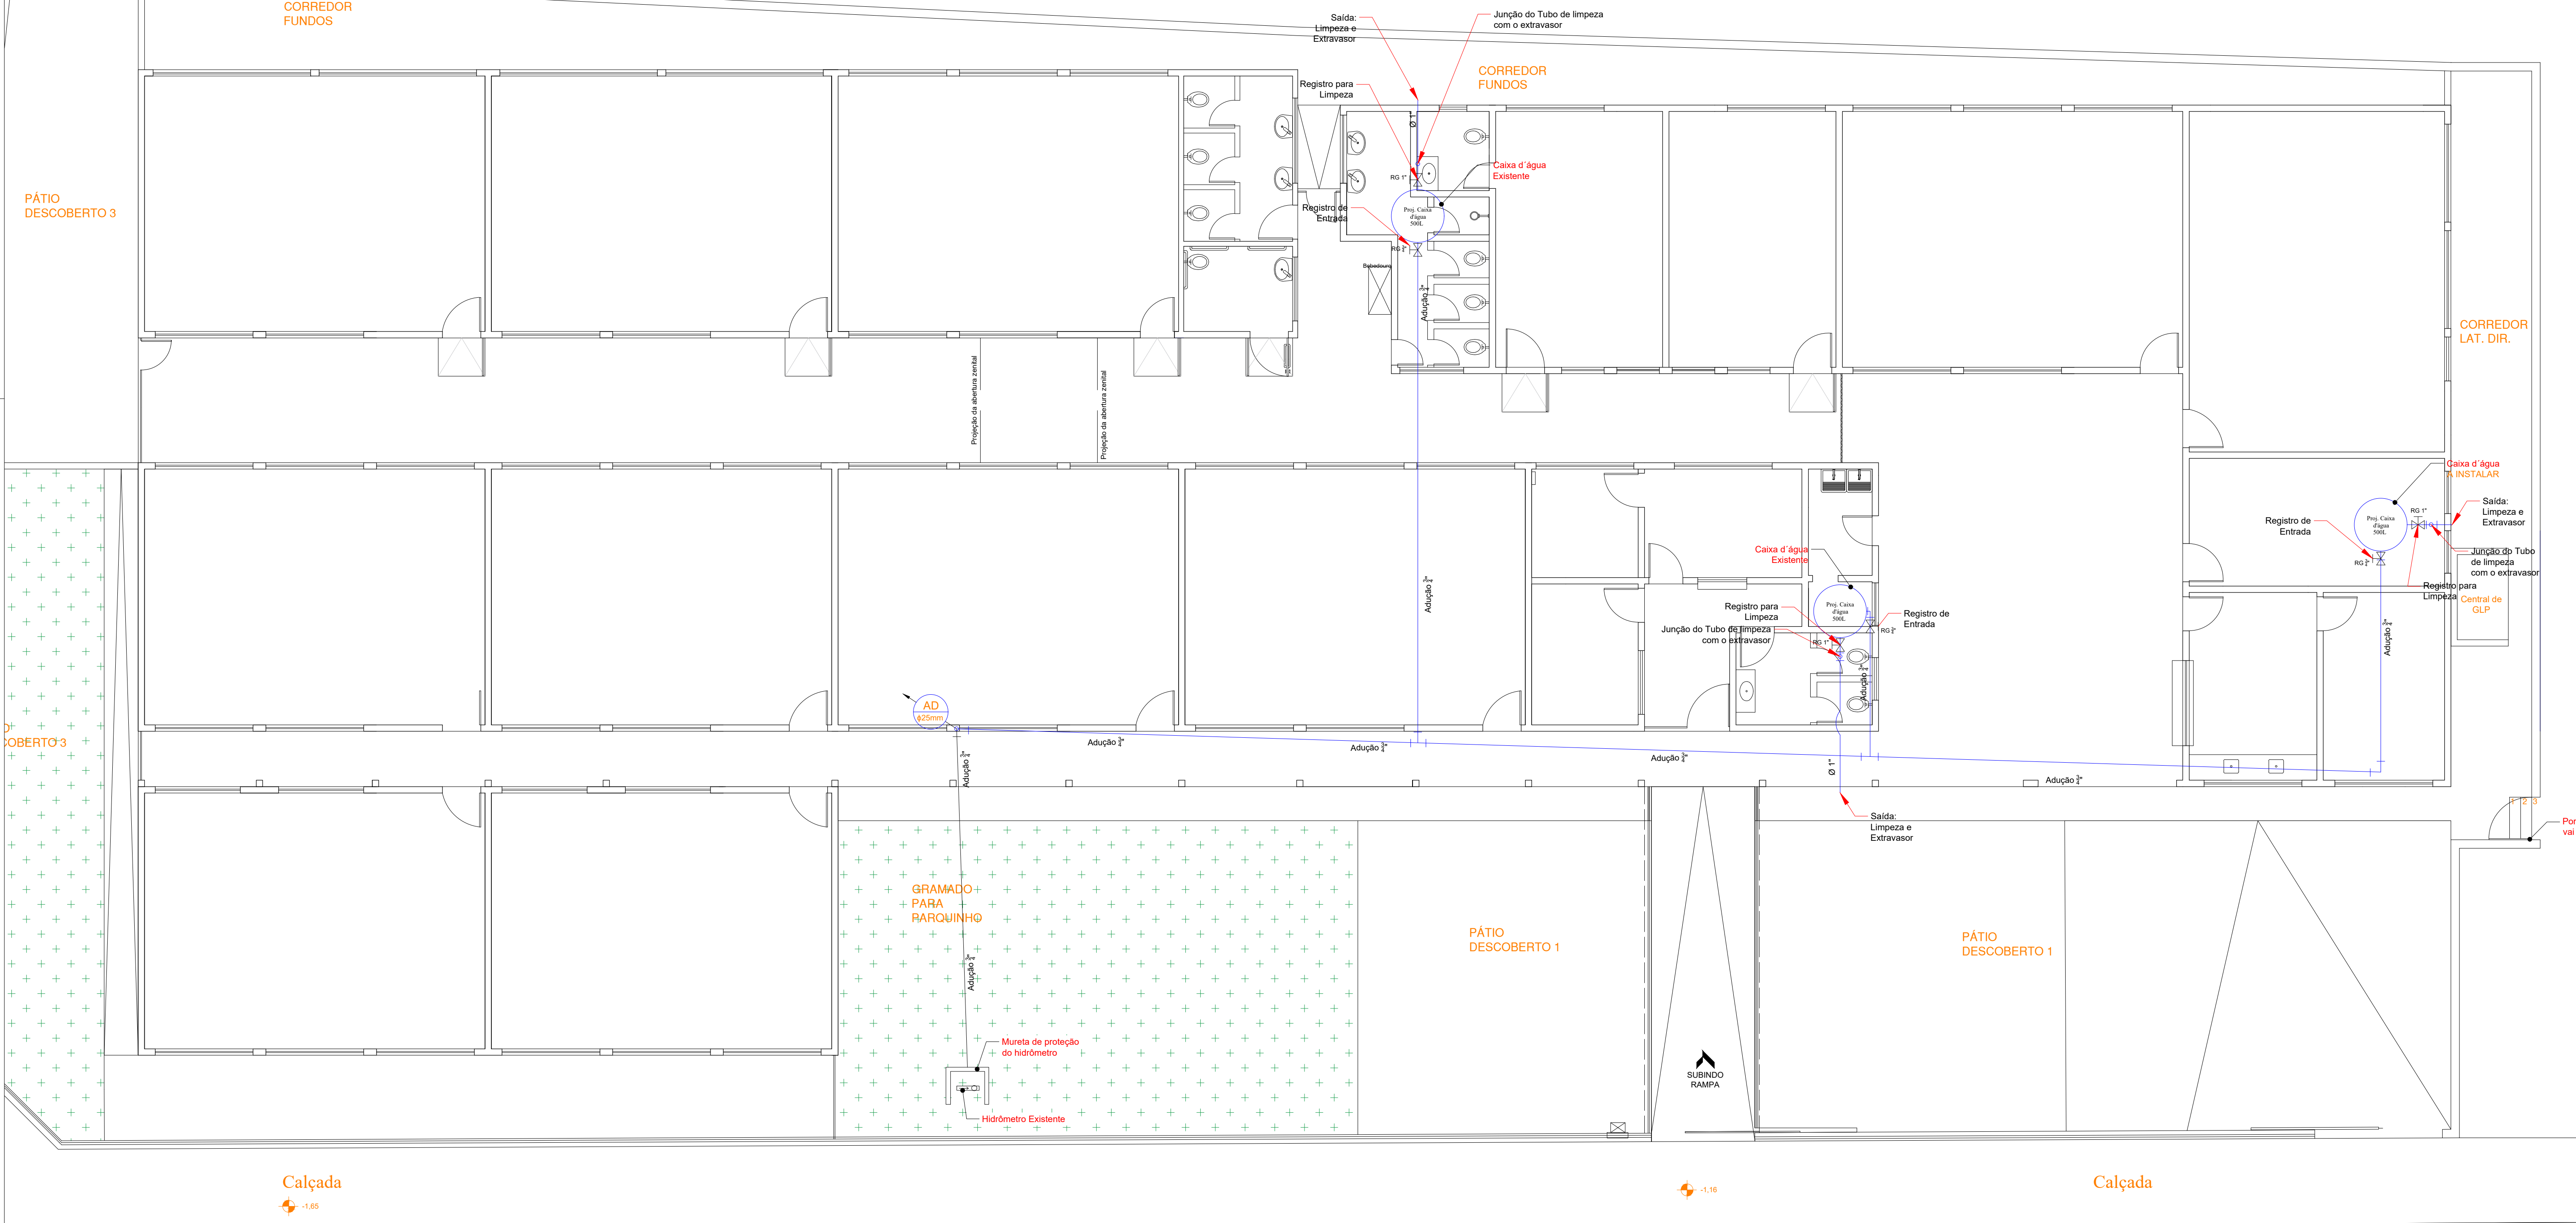


1 Planta baixa - Distribuição
ESCALA - 1:75

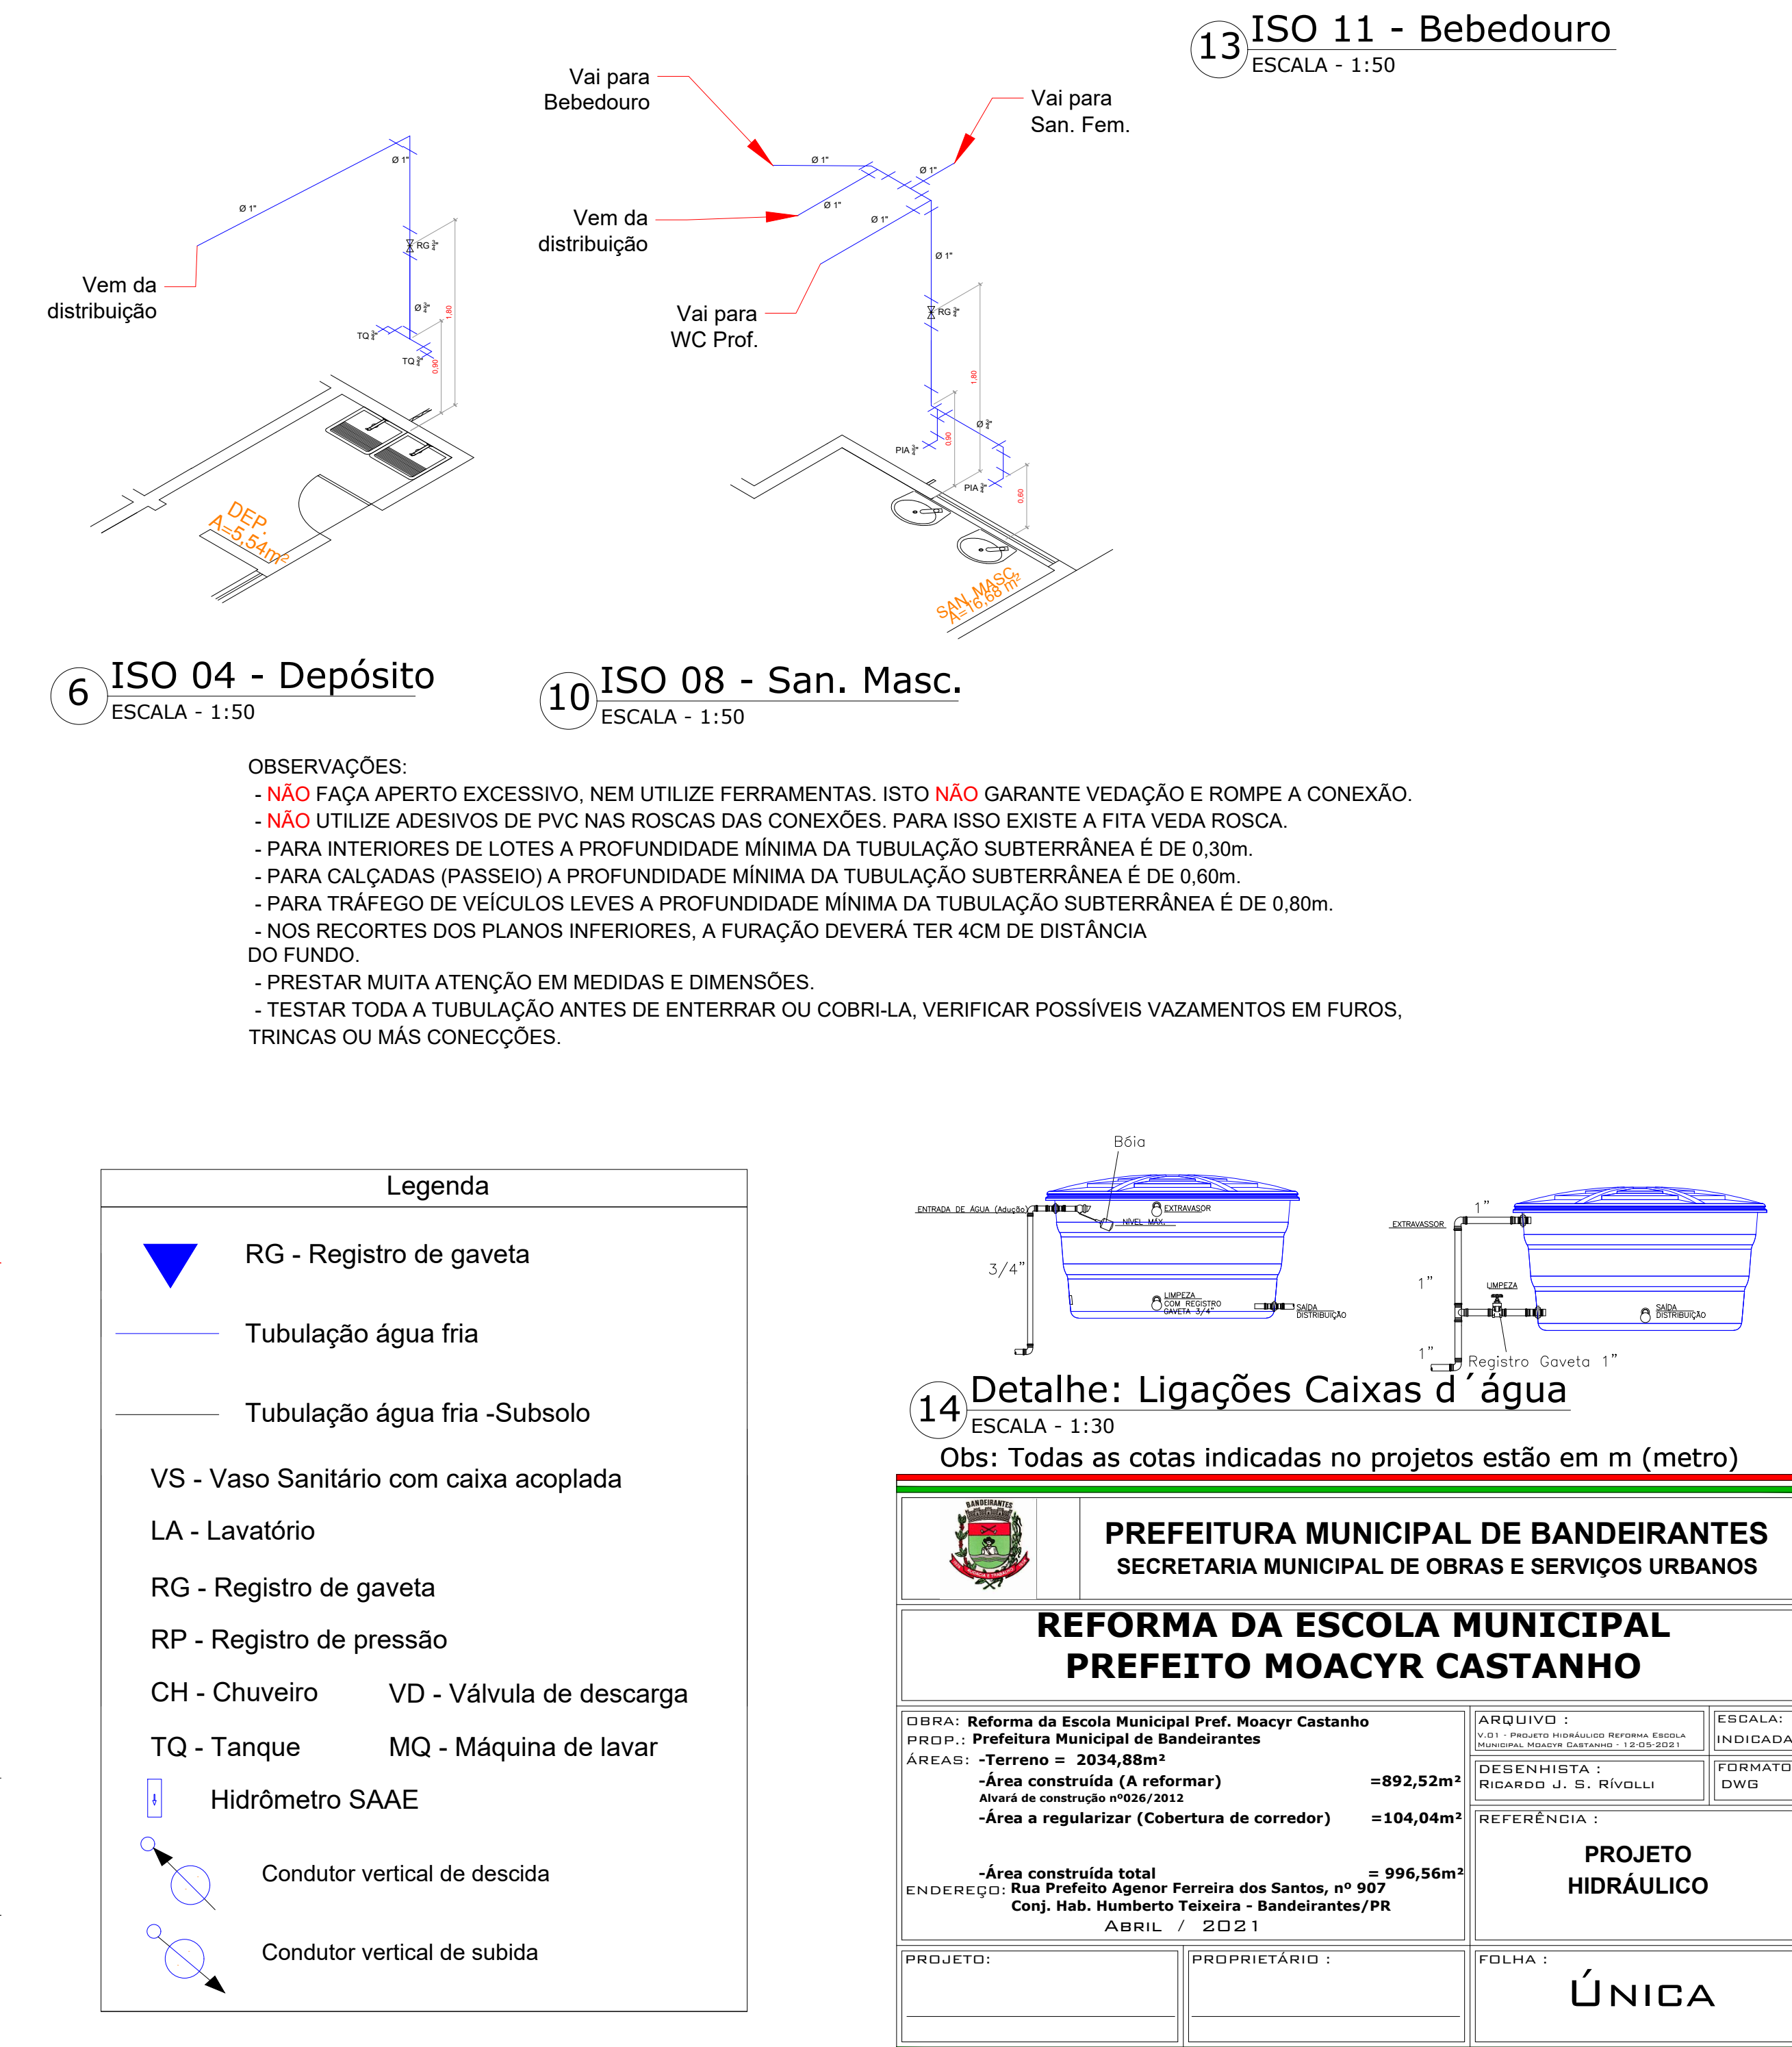


2 Planta baixa - Adução e Caixas d'água
ESCALA - 1:75

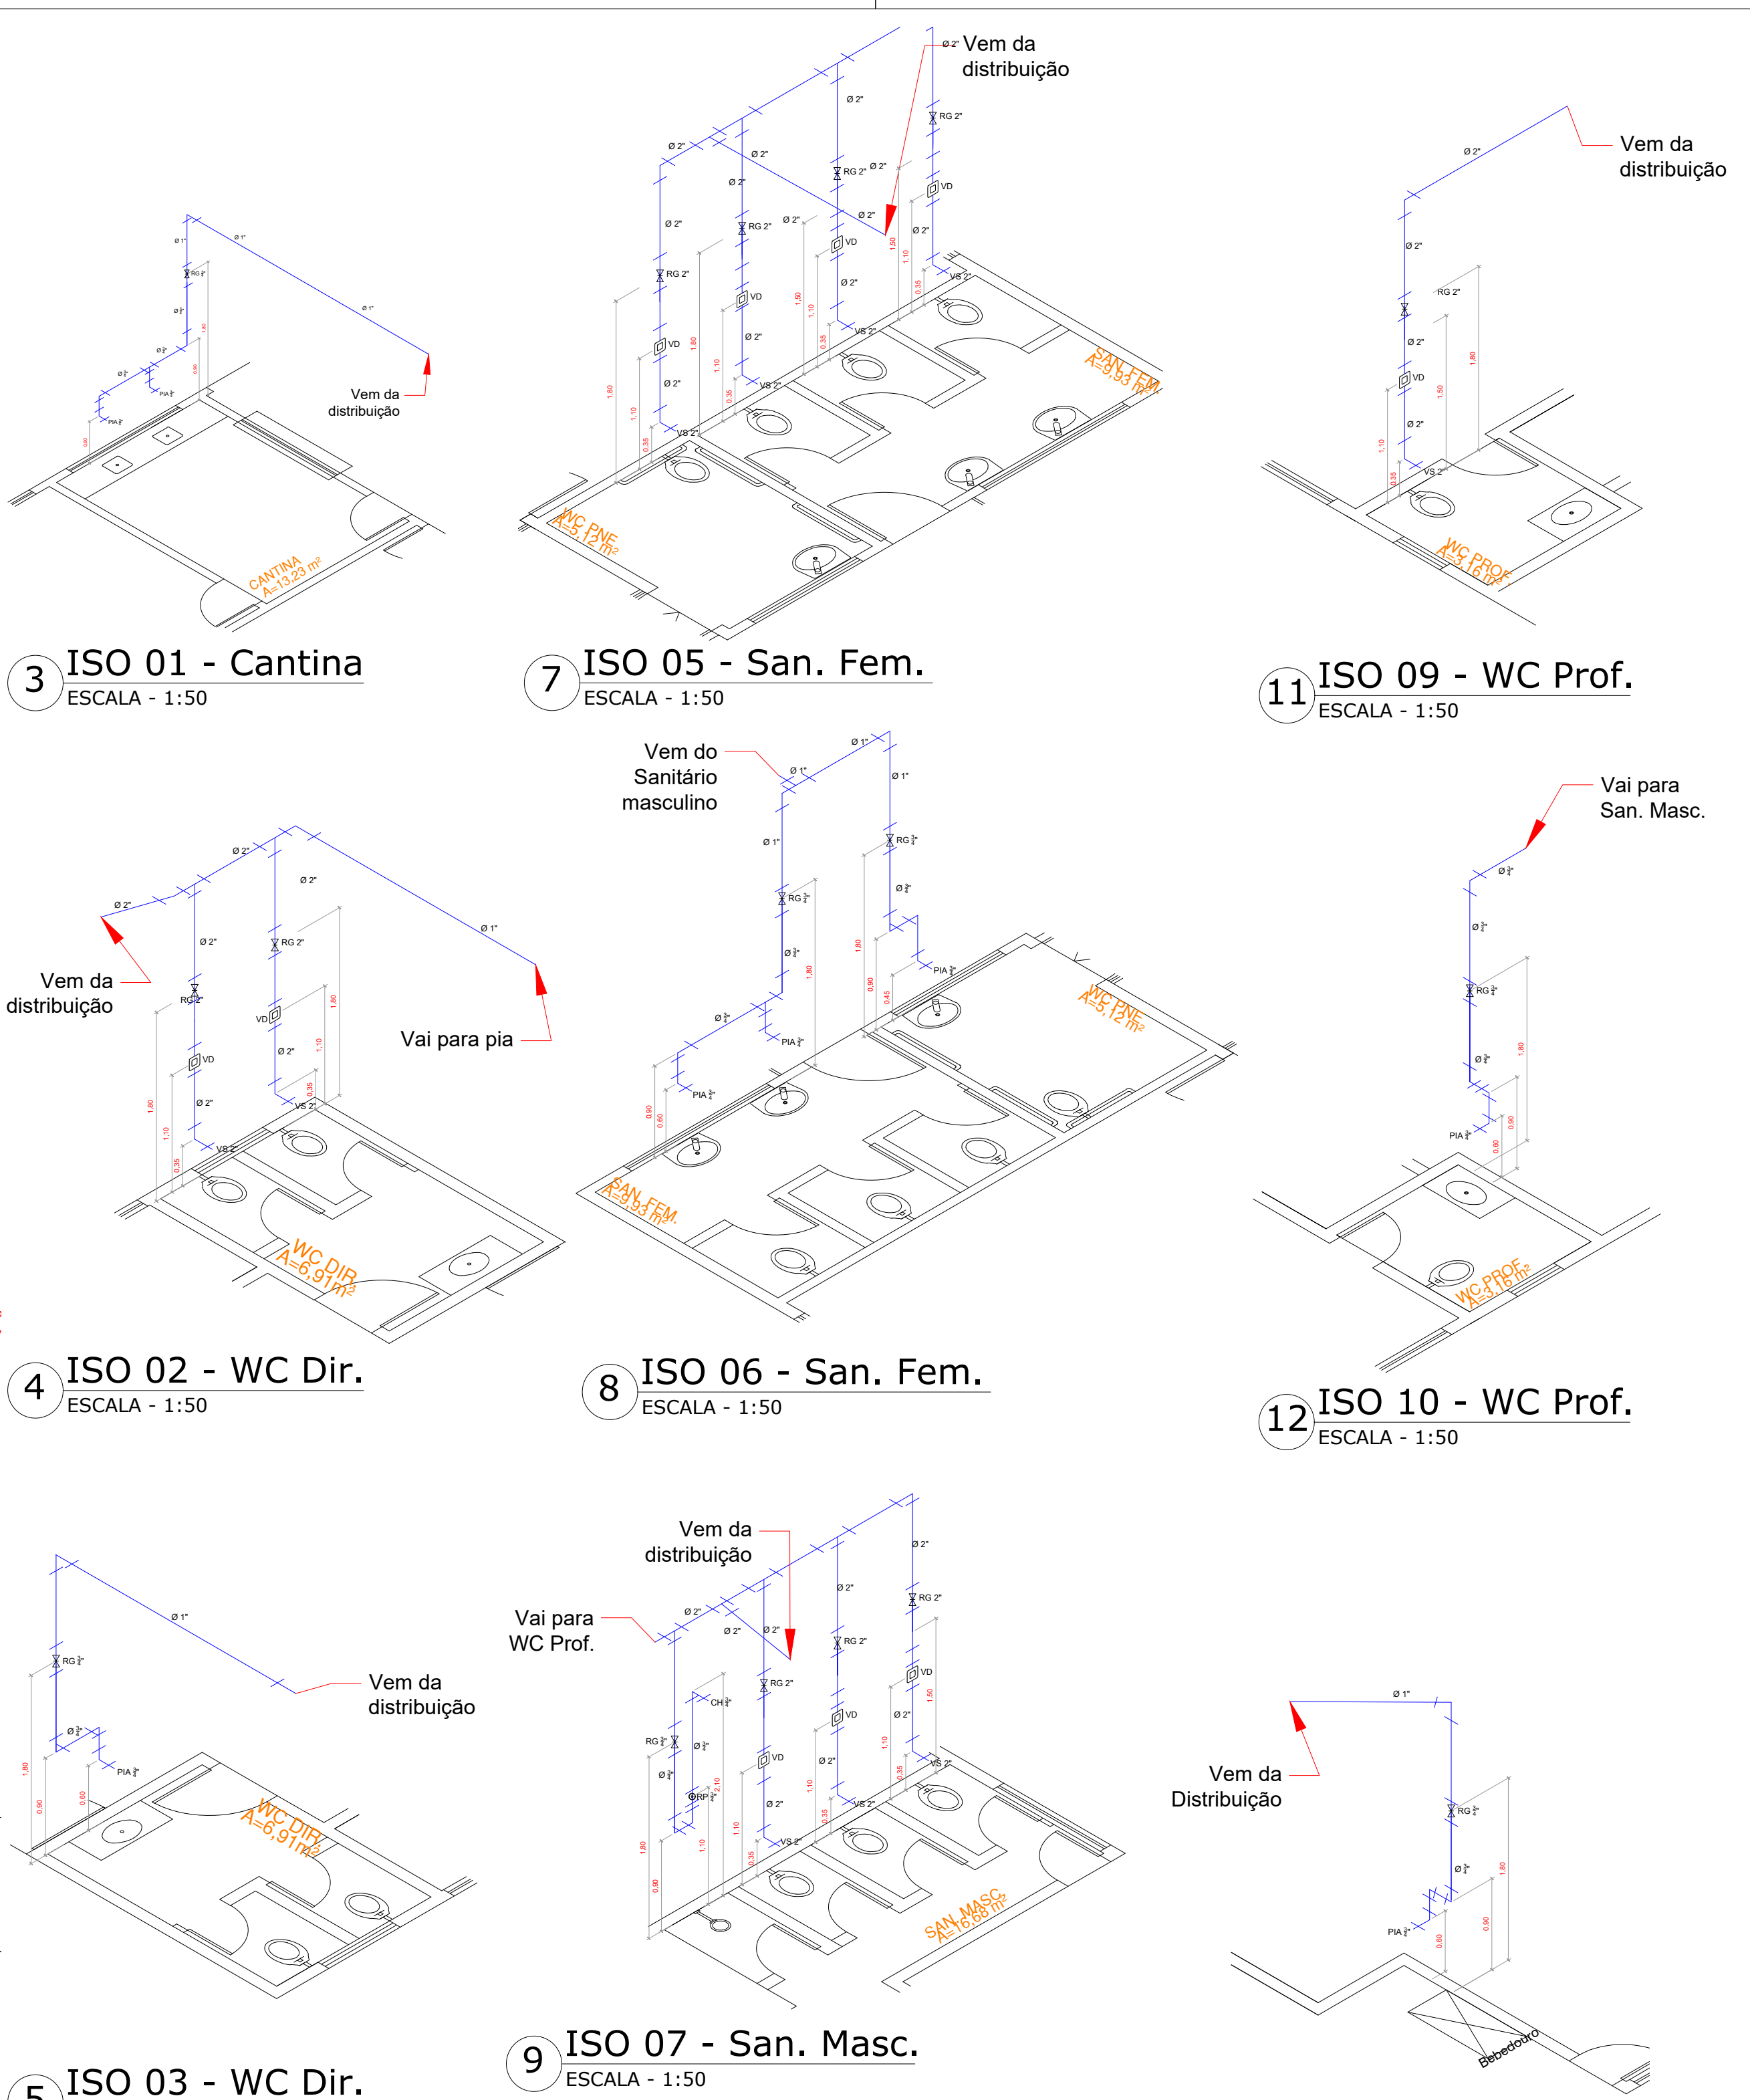

OBSERVAÇÕES:
- NÃO FAÇA APERTO EXCESSIVO, NEM UTILIZE FERRAMENTAS. ISTO NÃO GARANTE VEDAÇÃO E ROMPE A CONEXÃO.
- NÃO UTILIZE ADESIVOS DE PVC NAS ROSCAS DAS CONEXÕES. PARA ISO EXISTE A FITA VEDA ROSCA.
- PARA INTERIORES DE LOTES A PROFUNDIDADE MÍNIMA DA TUBULAÇÃO SUBTERRÂNEA É DE 0,30m.
- PARA CALÇADAS (PASSEIO) A PROFUNDIDADE MÍNIMA DA TUBULAÇÃO SUBTERRÂNEA É DE 0,60m.
- PARA TRÁFEGO DE VEÍCULOS LEVES A PROFUNDIDADE MÍNIMA DA TUBULAÇÃO SUBTERRÂNEA É DE 0,80m.
- NOS RECORDES DOS PLANOS INFERIORES, A FURAÇÃO DEVERÁ TER 4CM DE DISTÂNCIA DO FUNDO.
- PRESTAR MUITA ATENÇÃO EM MEDIDAS E DIMENSÕES.
- TESTAR TODA A TUBULAÇÃO ANTES DE ENTERRAR OU COBRIR-LA, VERIFICAR POSSÍVEIS VAZAMENTOS EM FUROS, TRINCAS OU MÁS CONEÇÕES.

| Legenda | |
|--|------------------------------|
| | RG - Registro de gaveta |
| | Tubulação água fria |
| | Tubulação água fria-Subsolo |
| VS - Vaso Sanitário com caixa acoplada | |
| LA - Lavatório | |
| RG - Registro de gaveta | |
| RP - Registro de pressão | |
| CH - Chuveiro | |
| VD - Válvula de descarga | |
| TQ - Tanque | |
| MQ - Máquina de lavar | |
| | Hidrómetro SAAE |
| | Condutor vertical de descida |
| | Condutor vertical de subida |

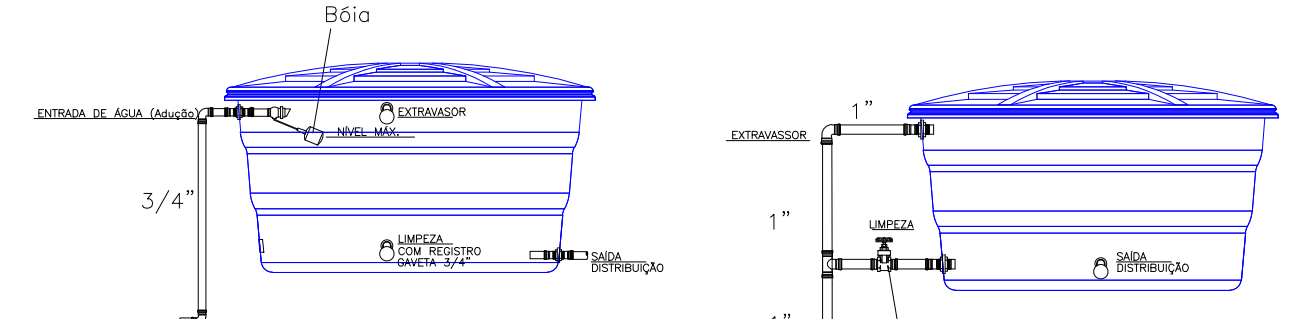

14 Detalhe: Ligações Caixas d'água
ESCALA - 1:30

Obs: Todas as cotas indicadas no projetos estão em m (metro)

| | | | | | |
|--|---|------------------|--|--|--|
|  | | | | | |
| PREFEITURA MUNICIPAL DE BANDEIRANTES SECRETARIA MUNICIPAL DE OBRAS E SERVIÇOS URBANOS | | | | | |
| REFORMA DA ESCOLA MUNICIPAL PREFEITO MOACYR CASTANHO | | | | | |
| OBRA: Reforma da Escola Municipal Prof. Moacyr Castanho | ARQUIVO: 1 | ESCALA: INDICADA | | | |
| PROJ.: Prefeitura Municipal de Bandeirantes | Desenho: 1 | INDICADA | | | |
| ÁREA: - Terreno = 2034,58m² | Área construída (A reformar) = 892,52m² | FORNHEIRO: DWG | | | |
| Área de construção nº026/2012 | Área a regularizar (Cobertura de corredor) = 104,04m² | REFERÊNCIA: 1 | | | |
| - Área construída total = 996,56m² | | | | | |
| ENDERÇO: Rua Prefeito Agenor Ferreira dos Santos, nº 907 | | | | | |
| Conj. Hab. Humberto Teixeira - Bandeirantes/PR | | | | | |
| ABRIL / 2021 | | | | | |
| PROJETO: | PROPRIETÁRIO: | FOLHA: 1 | | | |
| ÚNICA | | | | | |